




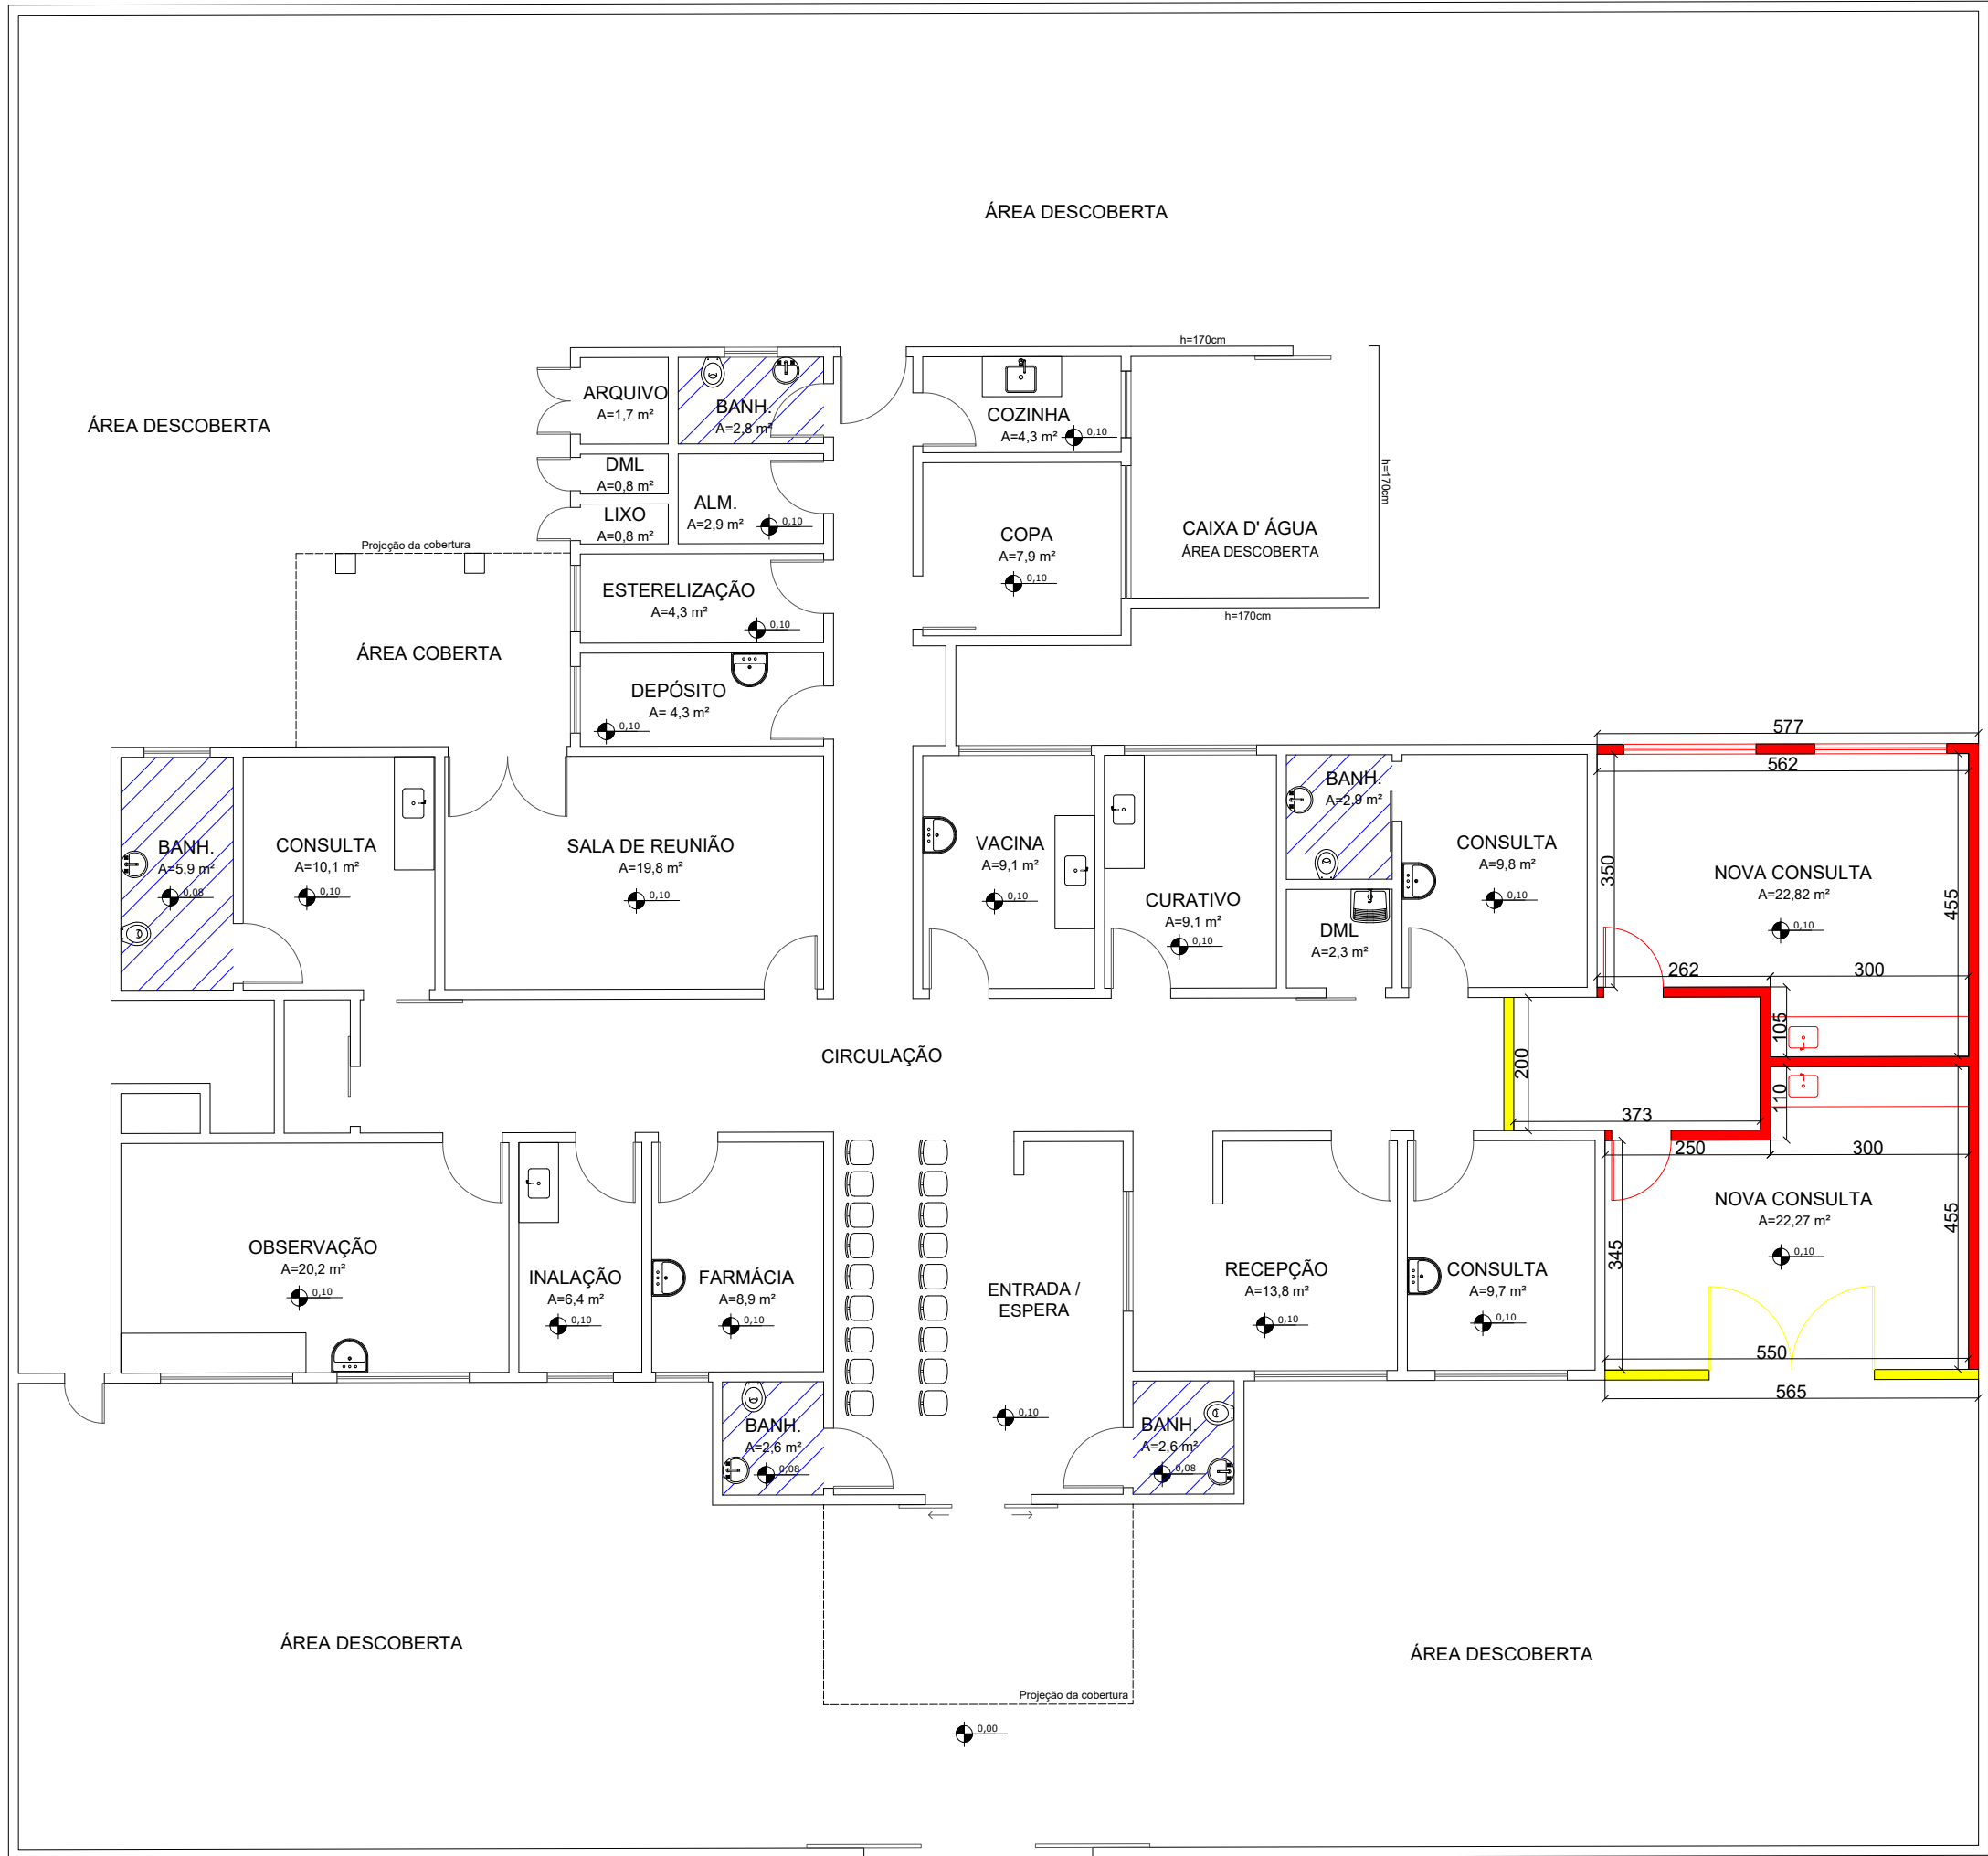


PLANTA BAIXA INICIAL
ESCALA 1:100

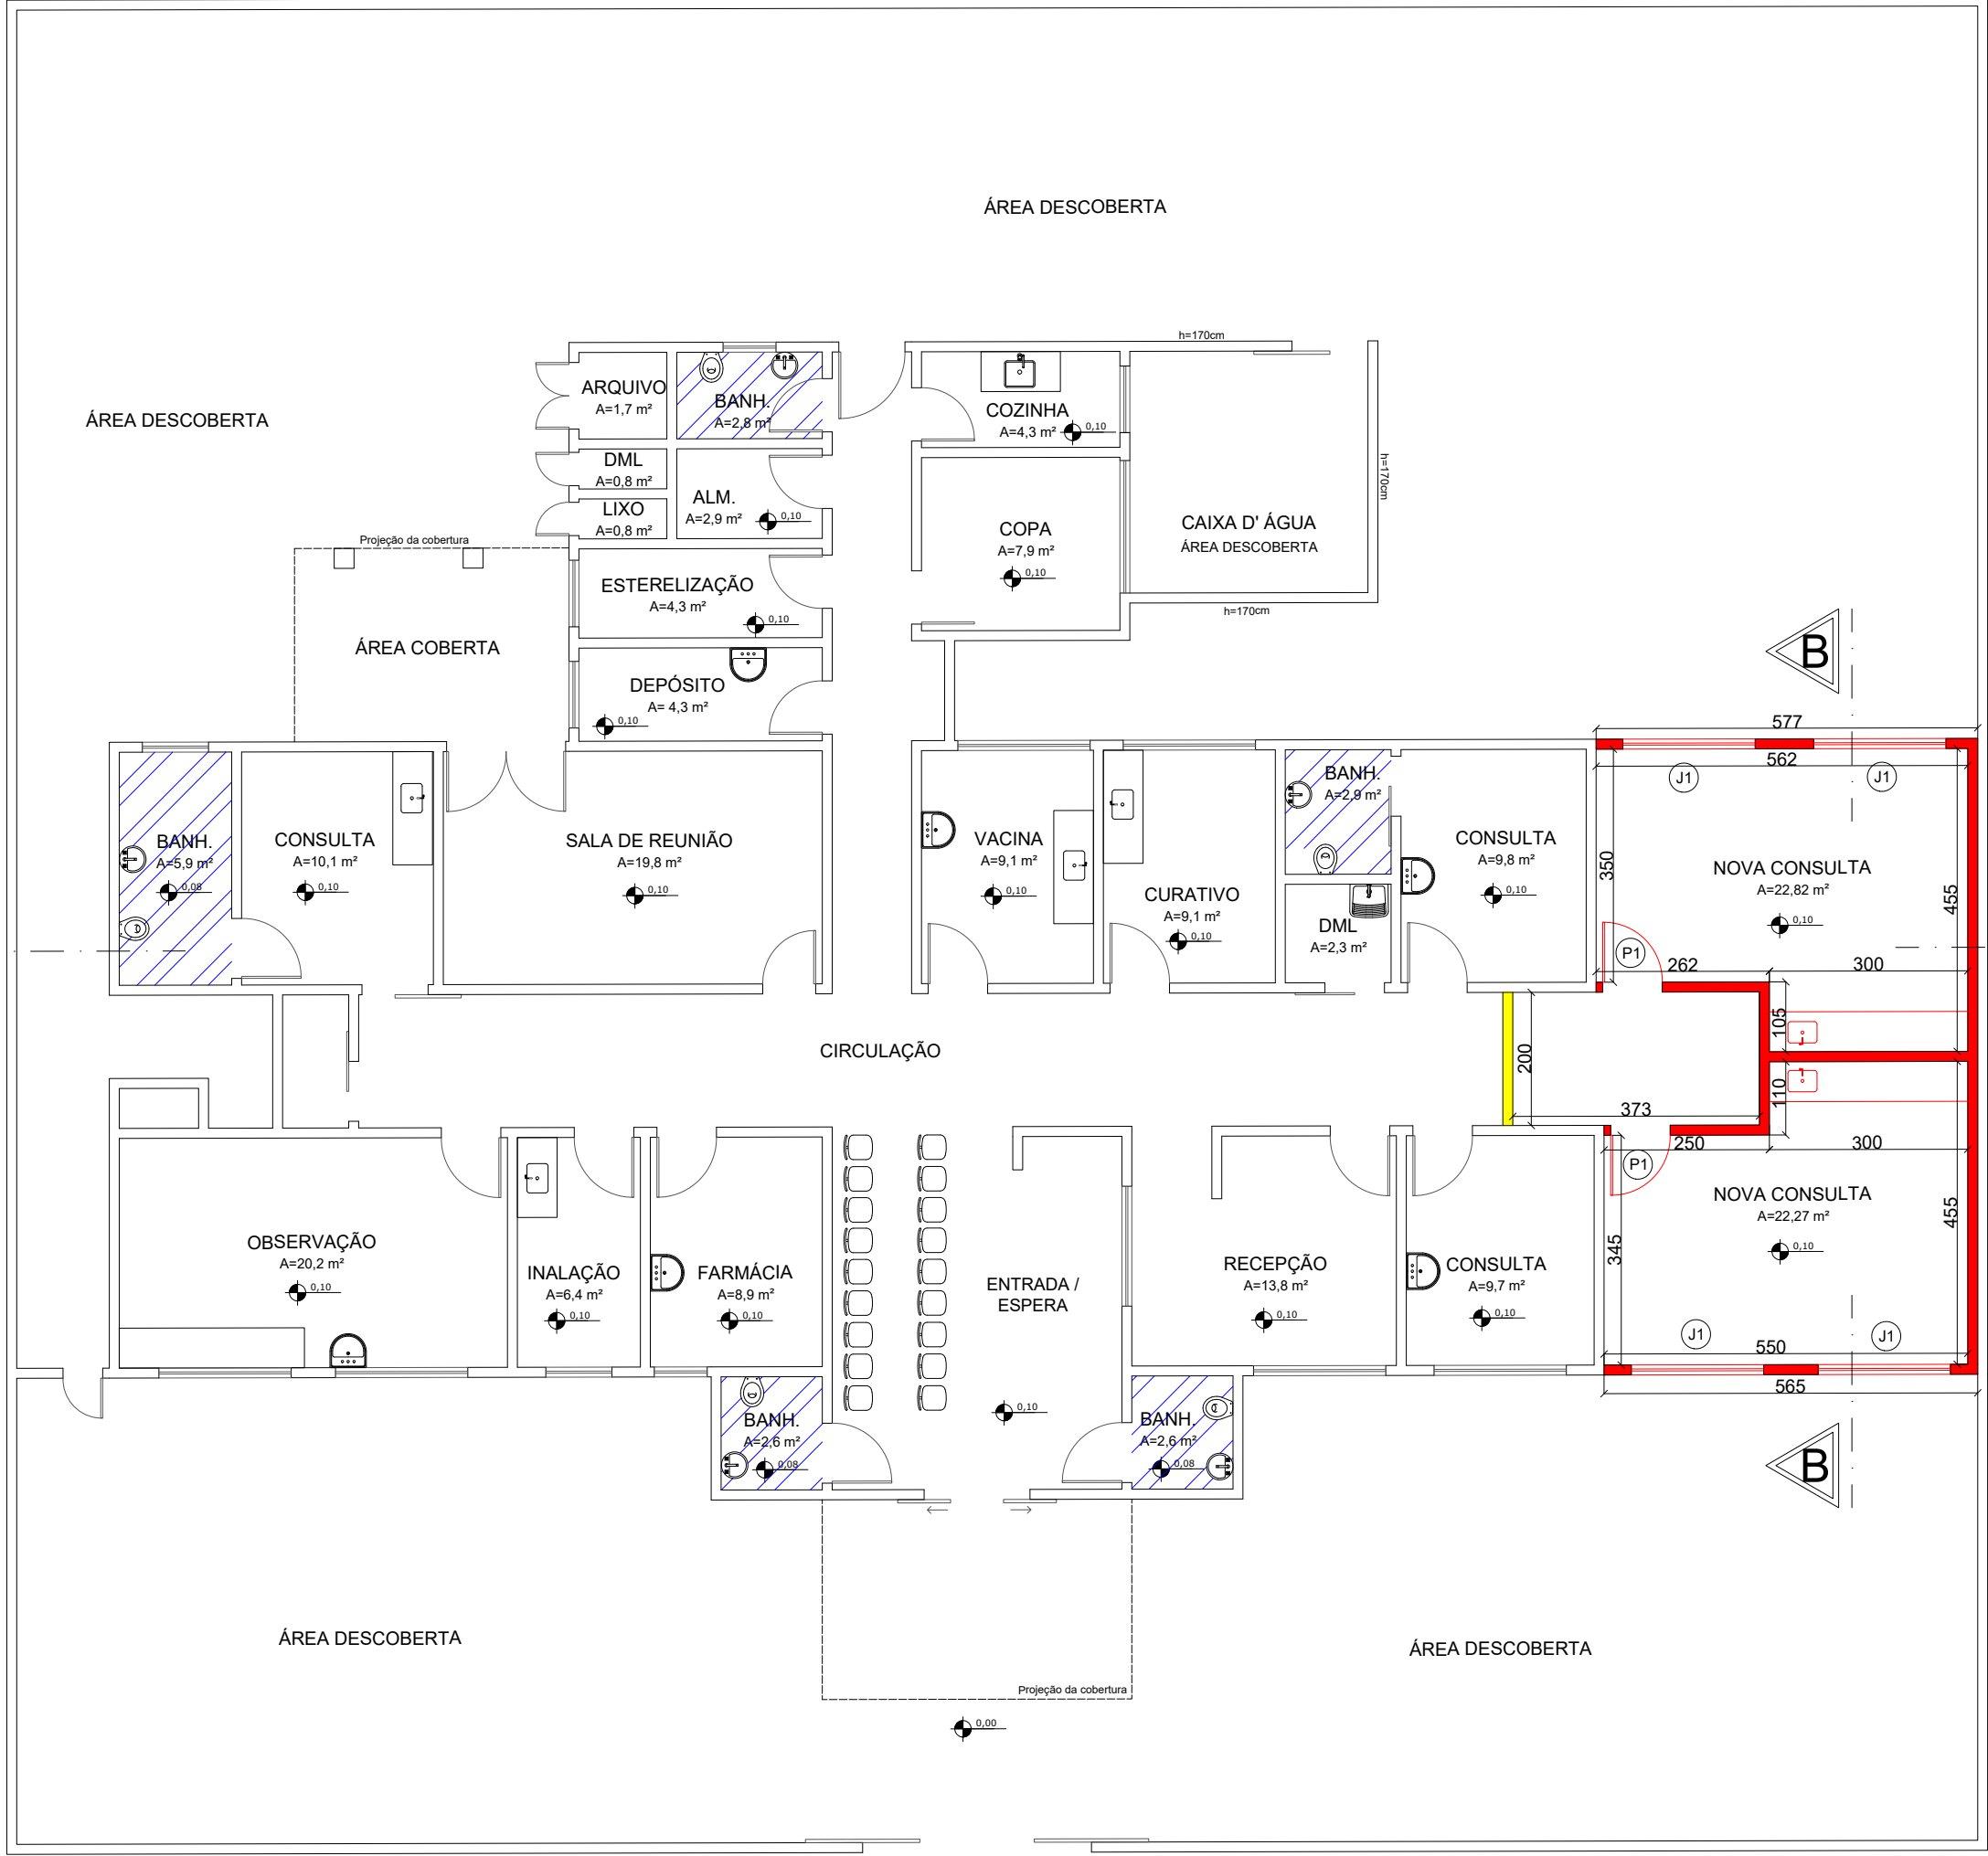


PLANTA BAIXA FINAL
ESCALA 1:100

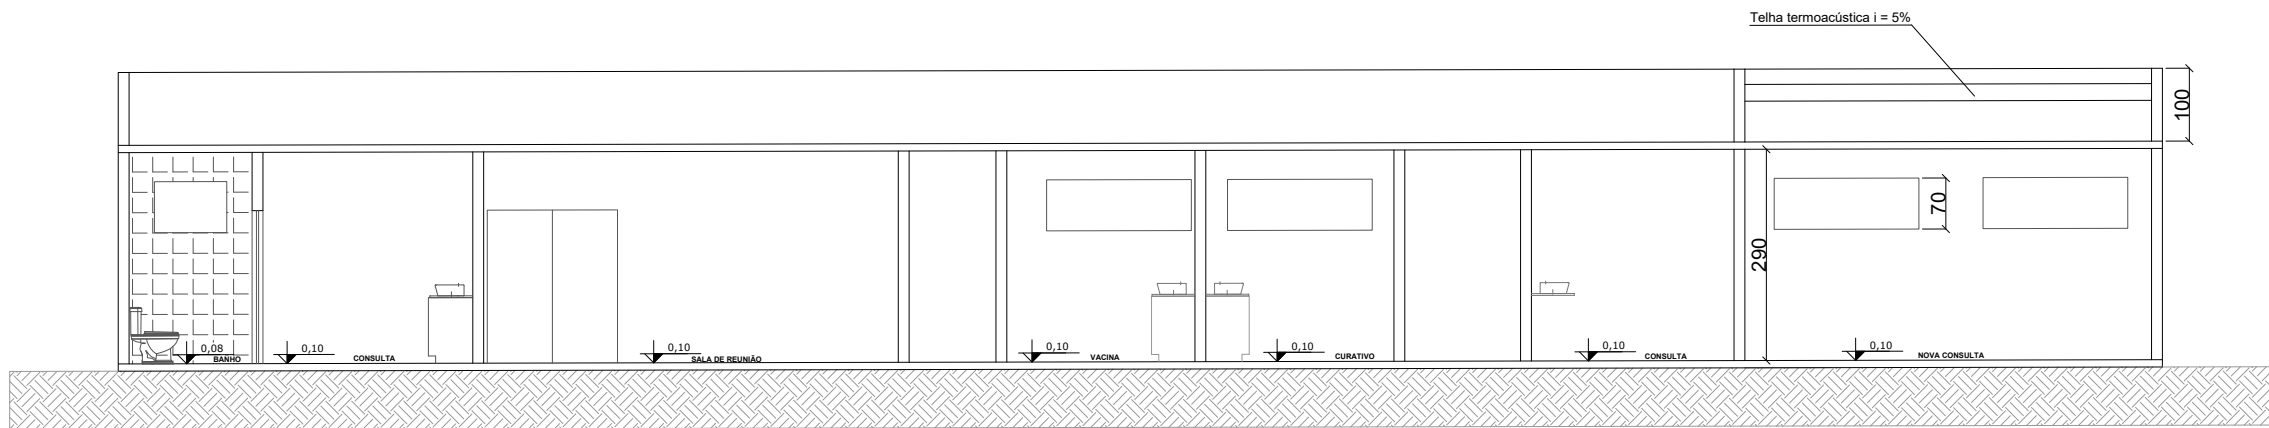

CORTE AA
ESCALA 1:100

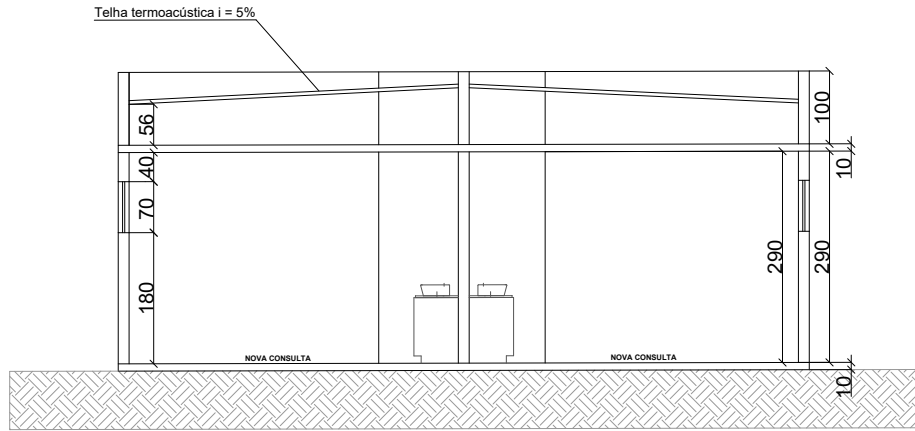

CORTE BB
ESCALA 1:100

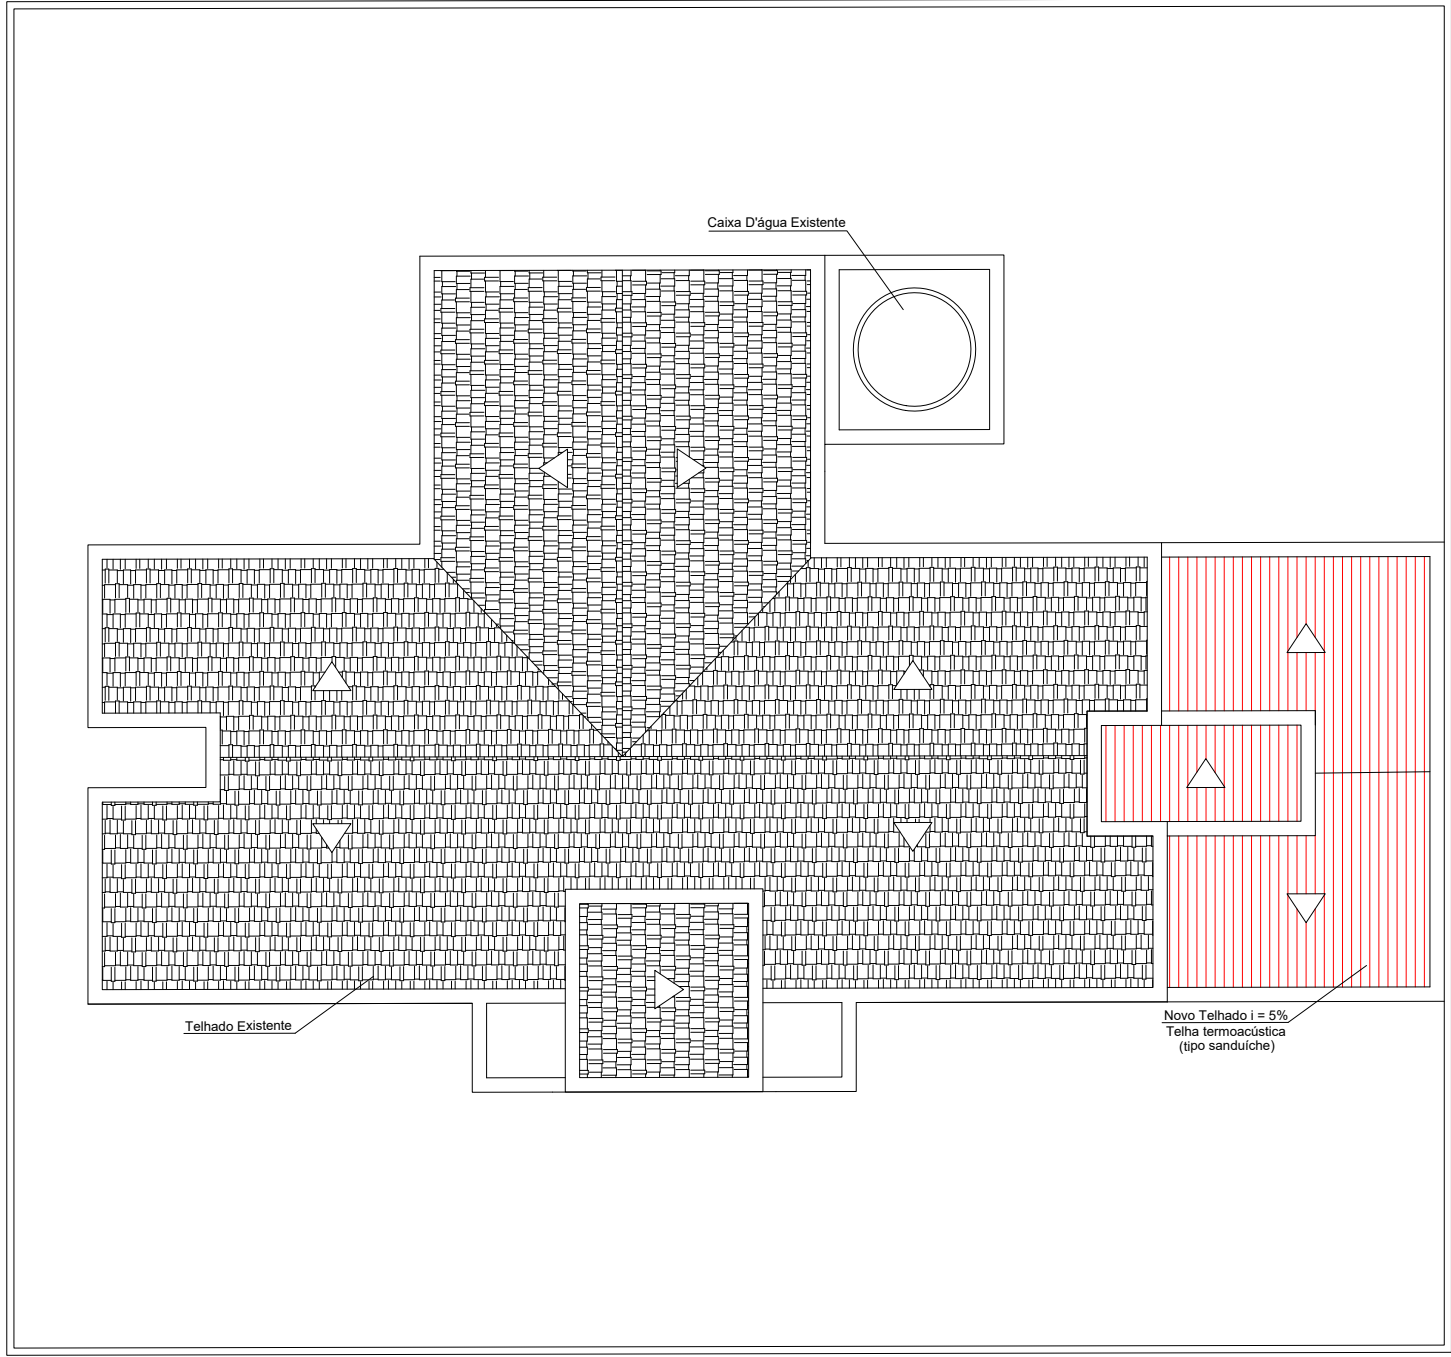

PLANTA DE COBERTURA
SEM ESCALA

Tabela de Esquadrias		
Item	Medidas (metro)	Altura Peitoril (metro)
P1	2,10 x 0,90	-----
J1	2,00 x 0,70	1,80

PROJETO DE AMPLIAÇÃO EM UNIDADE BÁSICA DE SAÚDE DO MUNICÍPIO				
Ocupação/uso:	Unidade Básica De Saúde Versador Antonio Arquideu Zibordi			
Requisito:	Prefeitura Municipal de Espírito S. do Pinhal	Unidade:	01/01	DEZ/2025
Endereço:	Rua Adélio D Arcadia - SN - Jardim Vitoria, ES do Pinhal - SP	CEP:	13900-000	311,5 m²
Assinatura Prefeito Municipal de Espírito Santo do Pinhal:	Assinatura Responsável Técnico:			
				2620260075207